


STAROSTA KUTNOWSKI
 Niniejsza dokumentacja projektowa GK.II.6630.169.2024
 była przedmiotem narady koordynacyjnej
 zakończonej w dniu 2024-06-25
 przeprowadzonej drogą elektroniczną,
 stosownie do art. 28c ust. 1 i 2 ustawy
 z dnia 17 maja 1989 r.
 Prawo geodezyjne i kartograficzne
 (tekst jednolity Dz. U. z 2023 r., poz. 1752)

Przewodnicząca Narady Koordynacyjnej
 ds. Uzgadniania Sytuowania
 Projektowanej Sieci Uzbrojenia Terenu
 Z up. Starosty
 Agnieszka Nawrocka
 Geodeta
 /Podpisano elektronicznie/

Agnieszka Nawrocka Elektronicznie podpisany przez Agnieszka Nawrocka
 Data: 2024.06.25 10:09:04 +02'00'

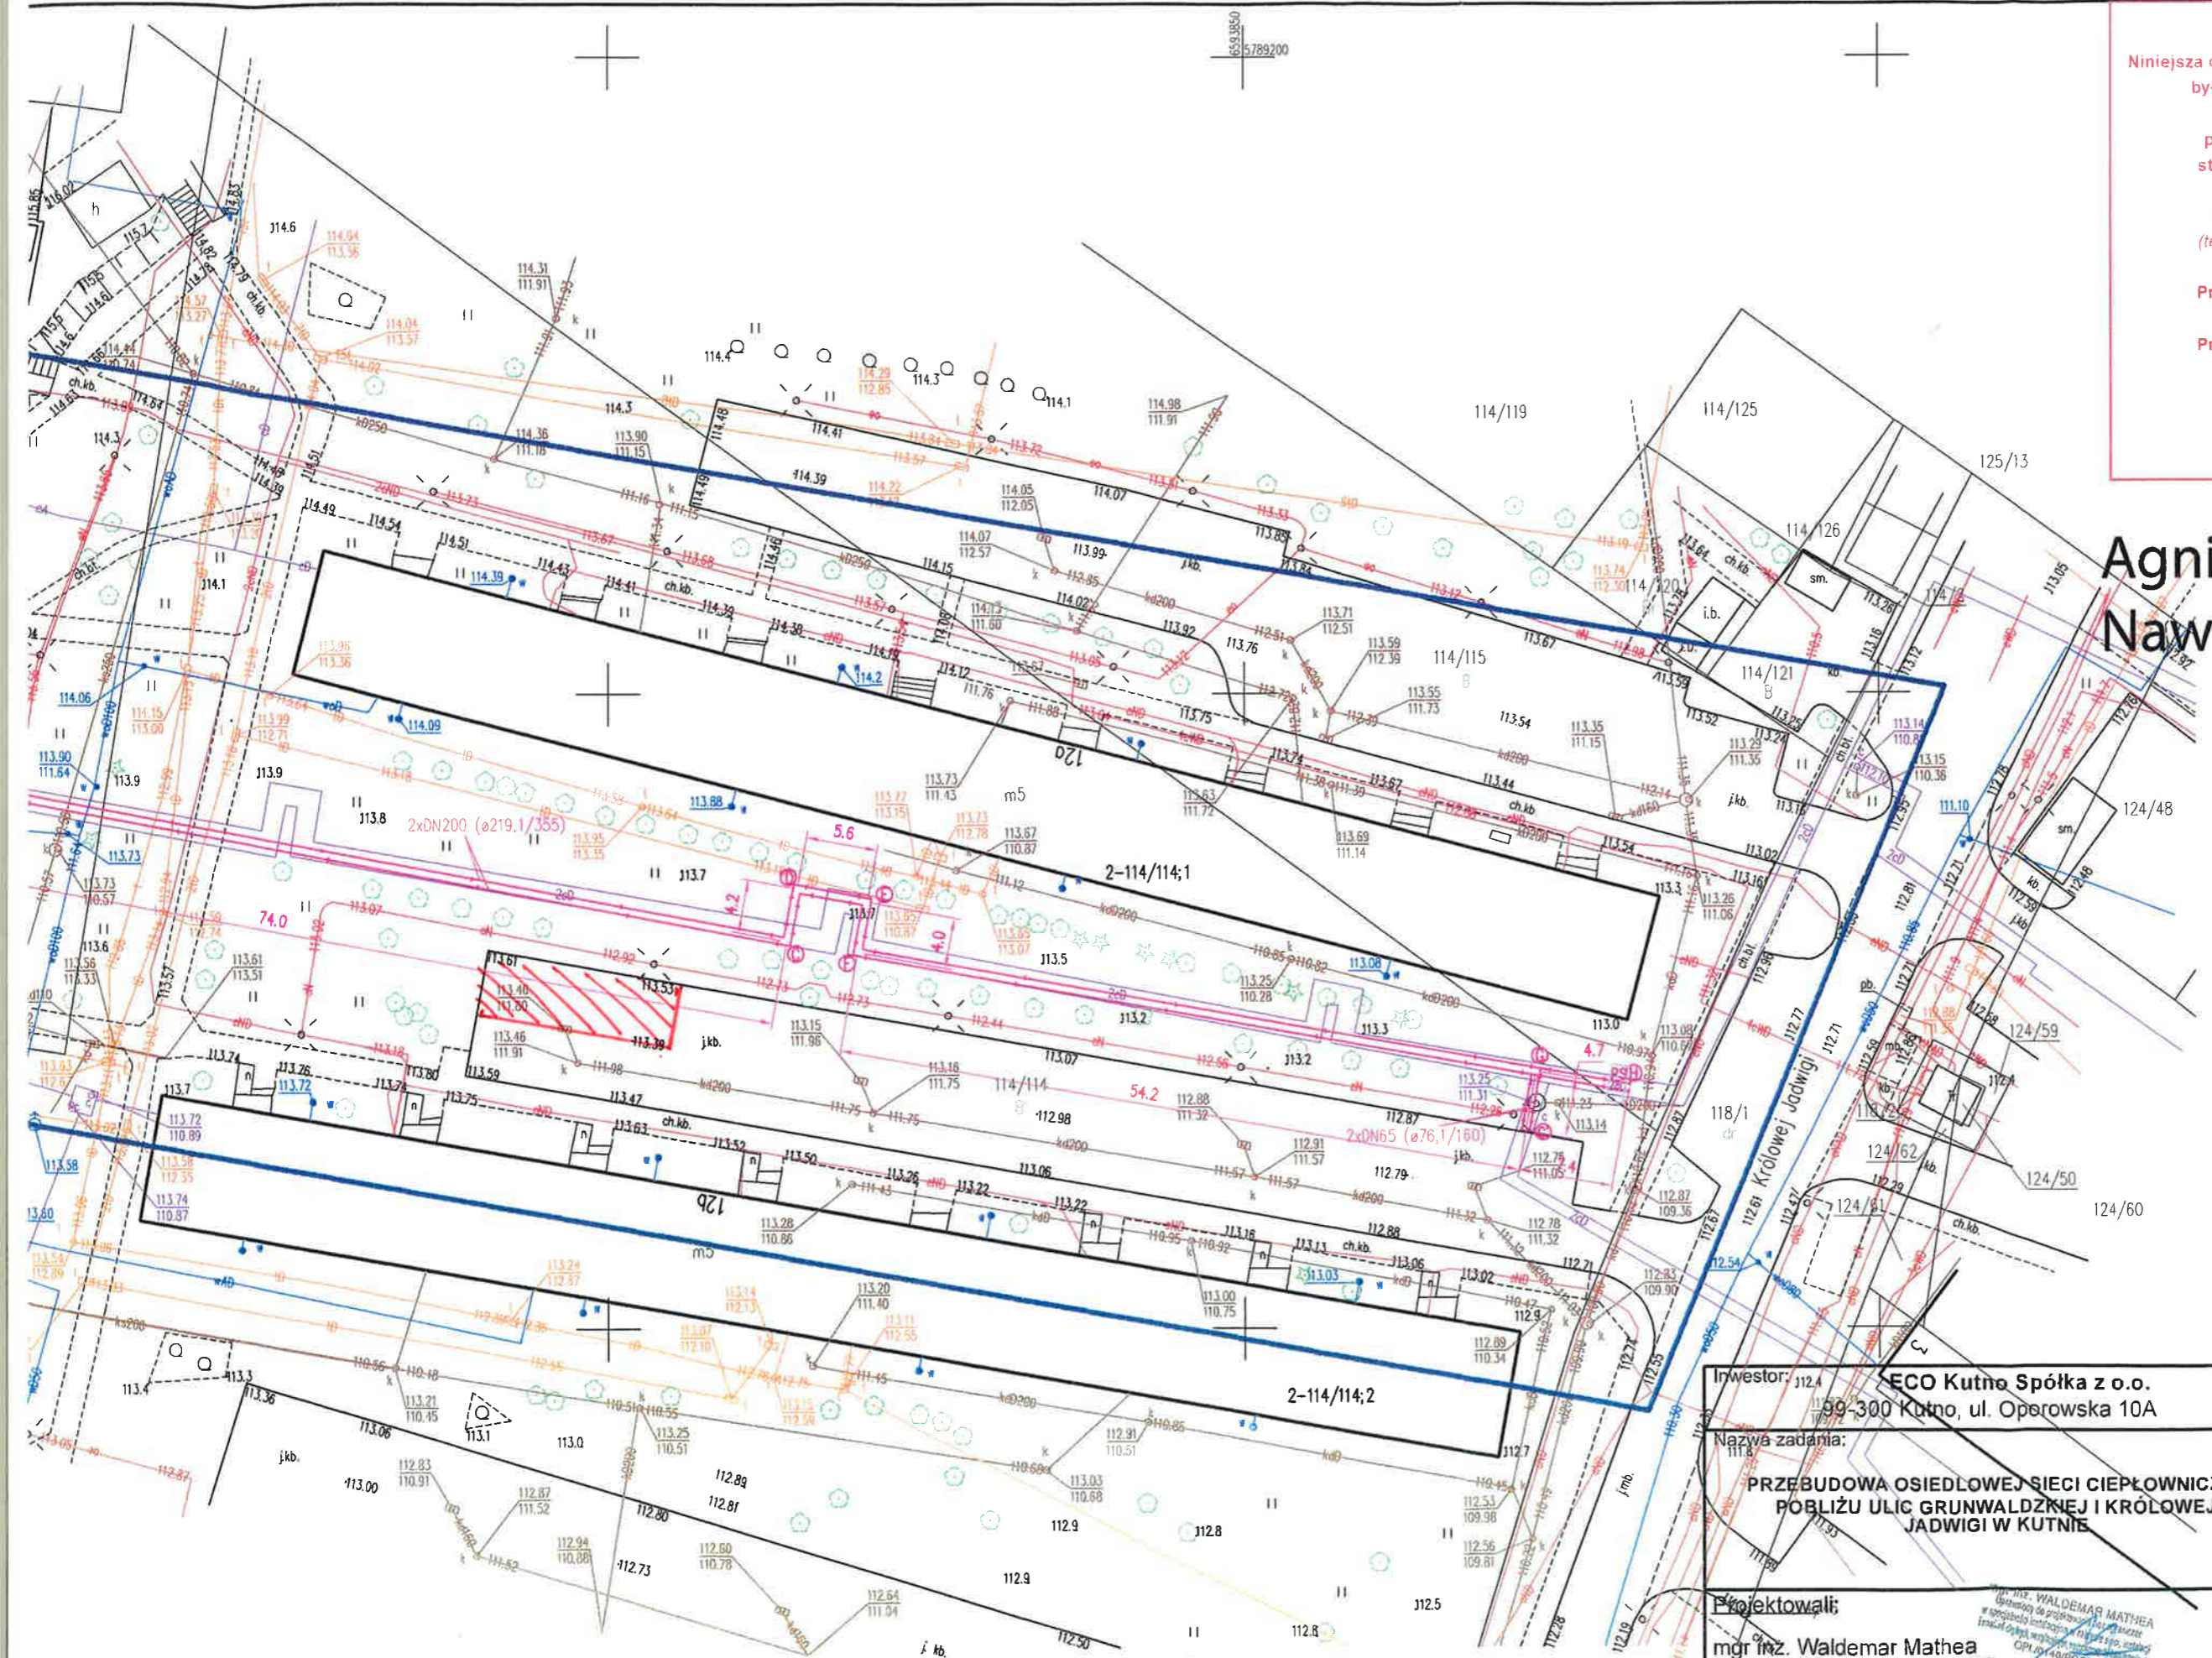

Za zgodność z oryginałem

mgr inż. WALDEMAR MATHEA
 Uprawniony do projektowania i nadzoru
 w specjalności inżynierskiej - Geodezja, Instalacje
 i Instalacje wodociągowe, wodno-energetyczne
 OPL/0140/POOS/05

Inwestor: 112.4
ECO Kutno Spółka z o.o.
 199-300 Kutno, ul. Oporowska 10A

Nazwa zadania:
**PRZEBUDOWA OSIEDLWEJ SIECI CIEPŁOWNICZEJ
 POBLIŻY ULIC GRUNWALDZKIEJ I KRÓLEWEJ
 JADWIGI W KUTNIE**

Projektowali:
 mgr inż. Waldemar Mathea
 nr ewid. OPL/0140/POOS/05
 mgr inż. Dominik Stasiak

Nazwa rysunku: PROJEKT ZAGOSPODAROWANIA TERENU		
Data: kwiecień 2024	Skala: 1:500	Nr rys. 1

na terenie
INWALD)